



| LEGENDA SIMBOLI | | |
|-----------------|---------|---|
| RIF. | SIMBOLO | DESCRIZIONE |
| | | CORDA IN RAME NON ISOLATA SEZ. 35 mm ² |
| | | COLLEGAMENTO EQUIPOTENZIALE AI FERRI FONDAZIONI STRUTTURALE |
| | | CHUSINO IN GHISA 300X300mm UTILE CON FONDO LIBERO |

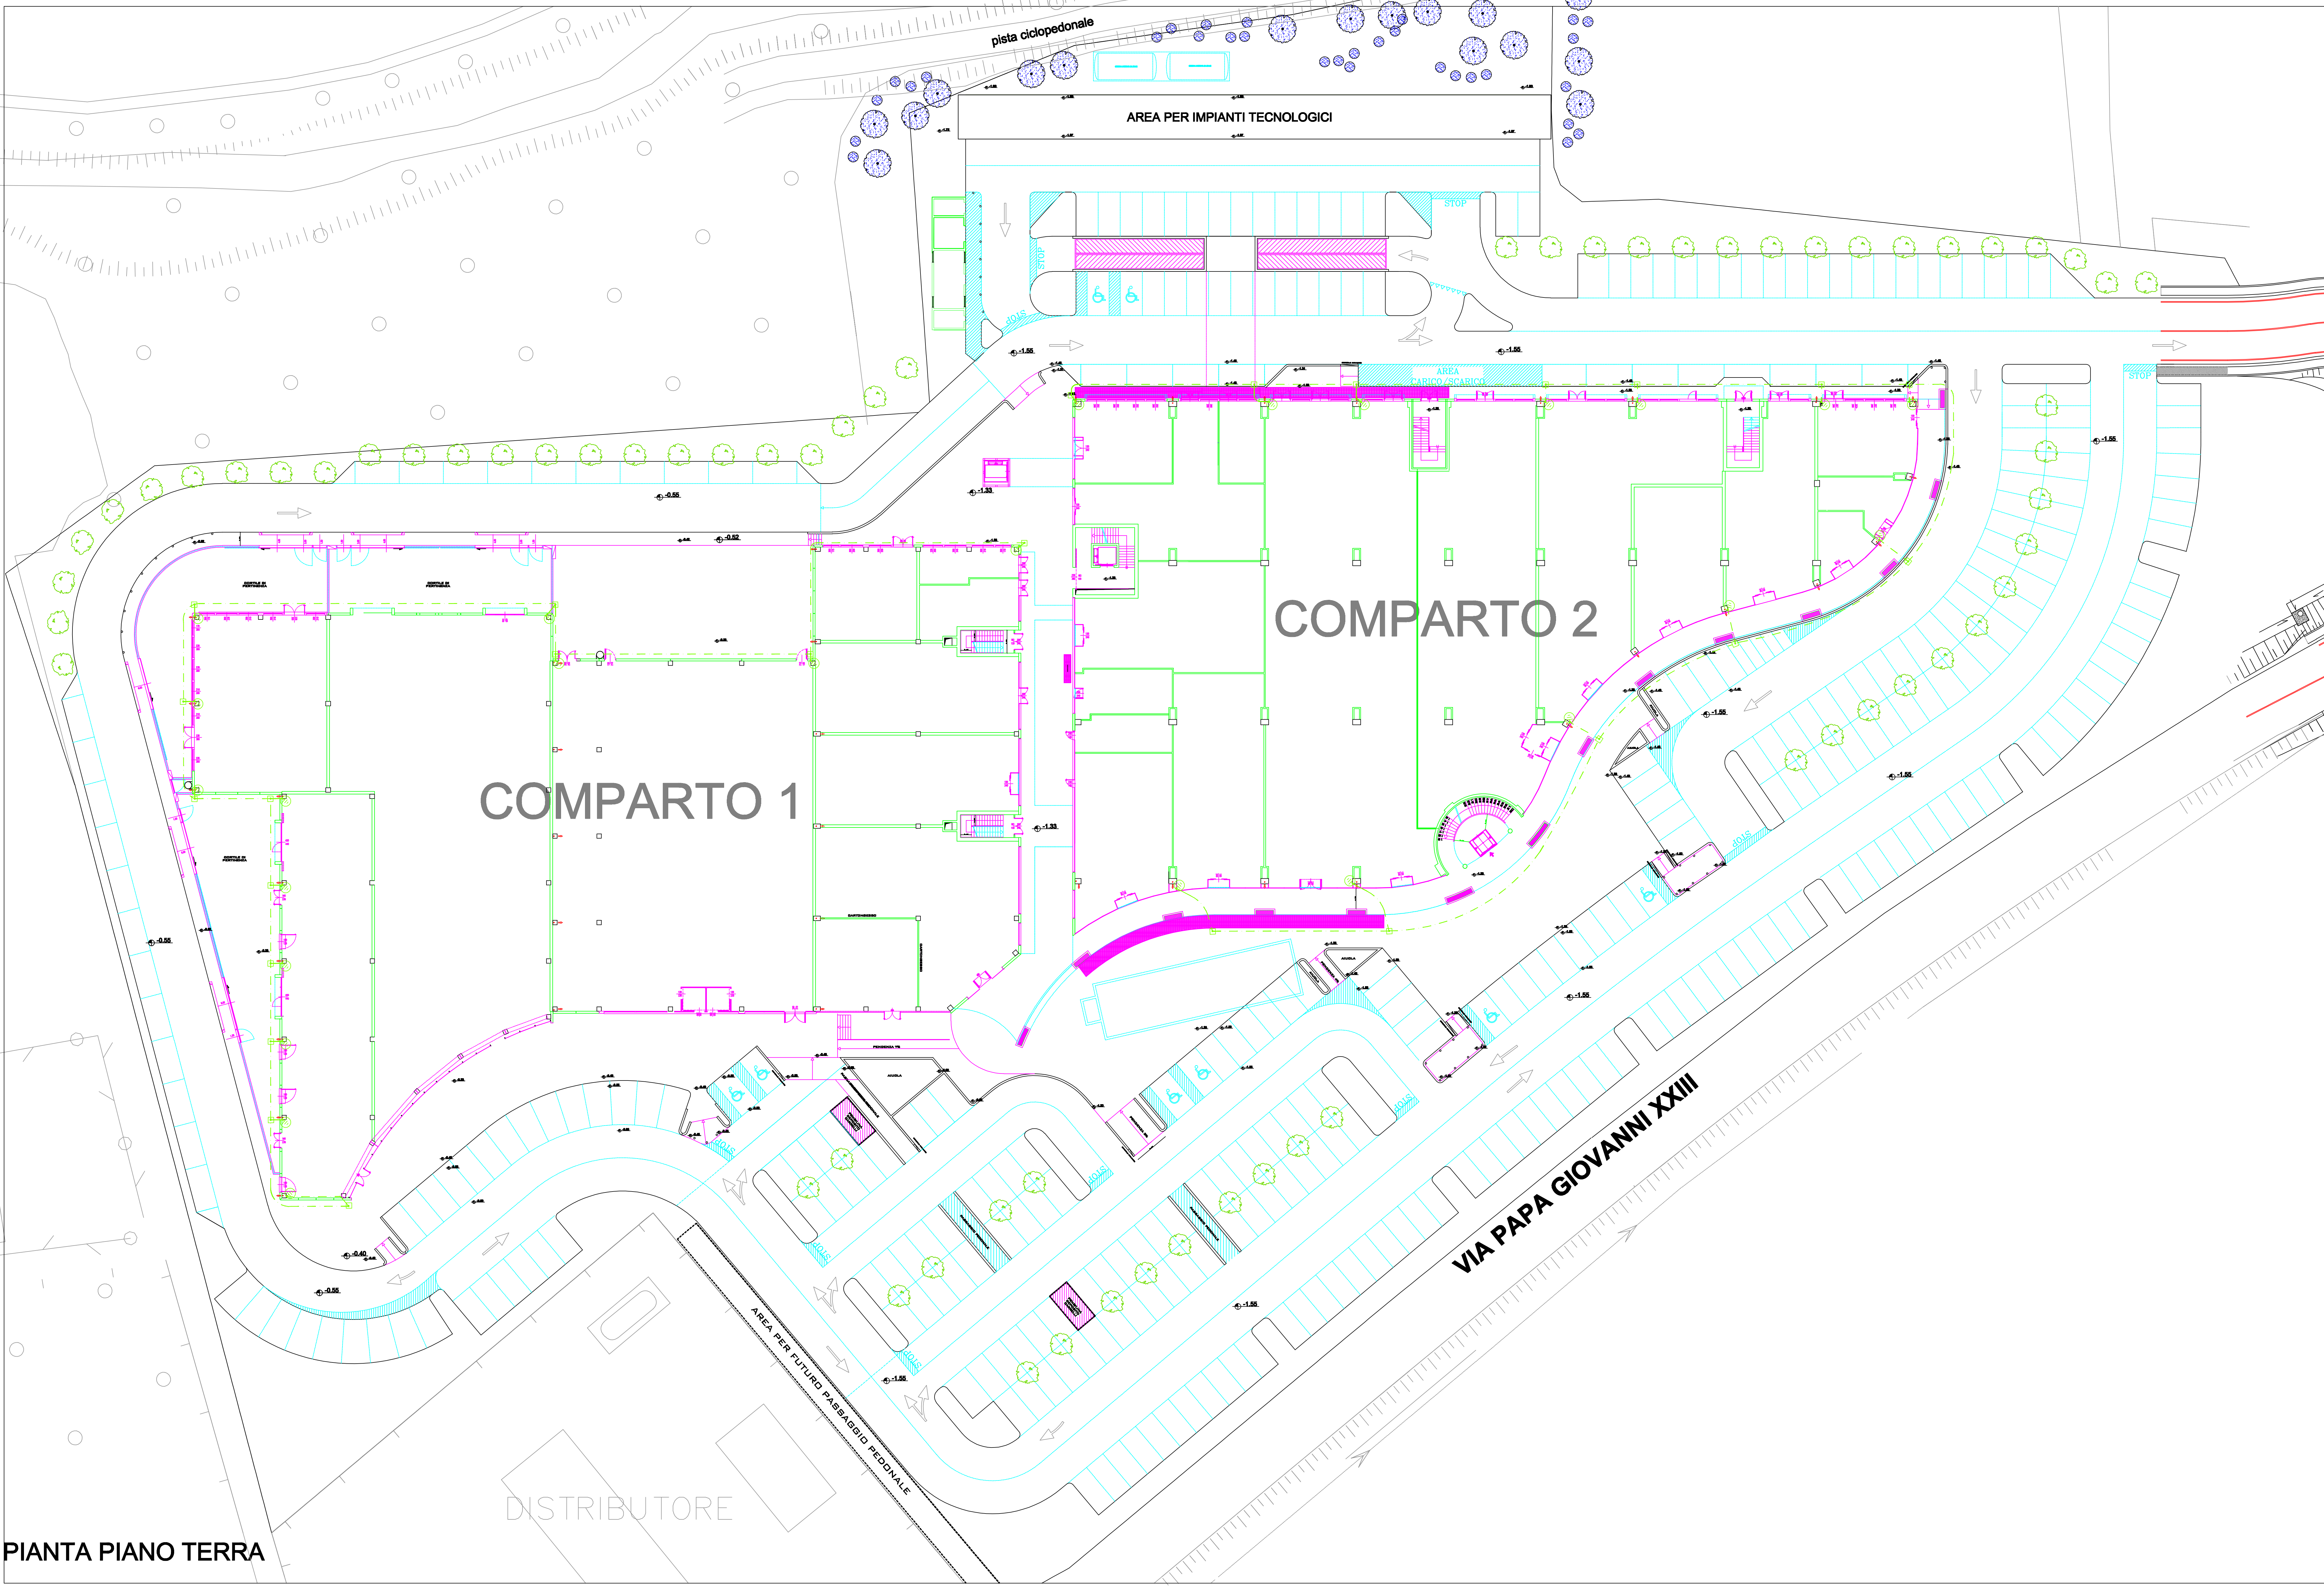

PIANTA PIANO TERRA

CENTRO SERVIZI CAPRIATE SAN GERVASIO S.R.L.

Via Monte Grappa, 7 Bergamo - P.IVA 03387480169C/O

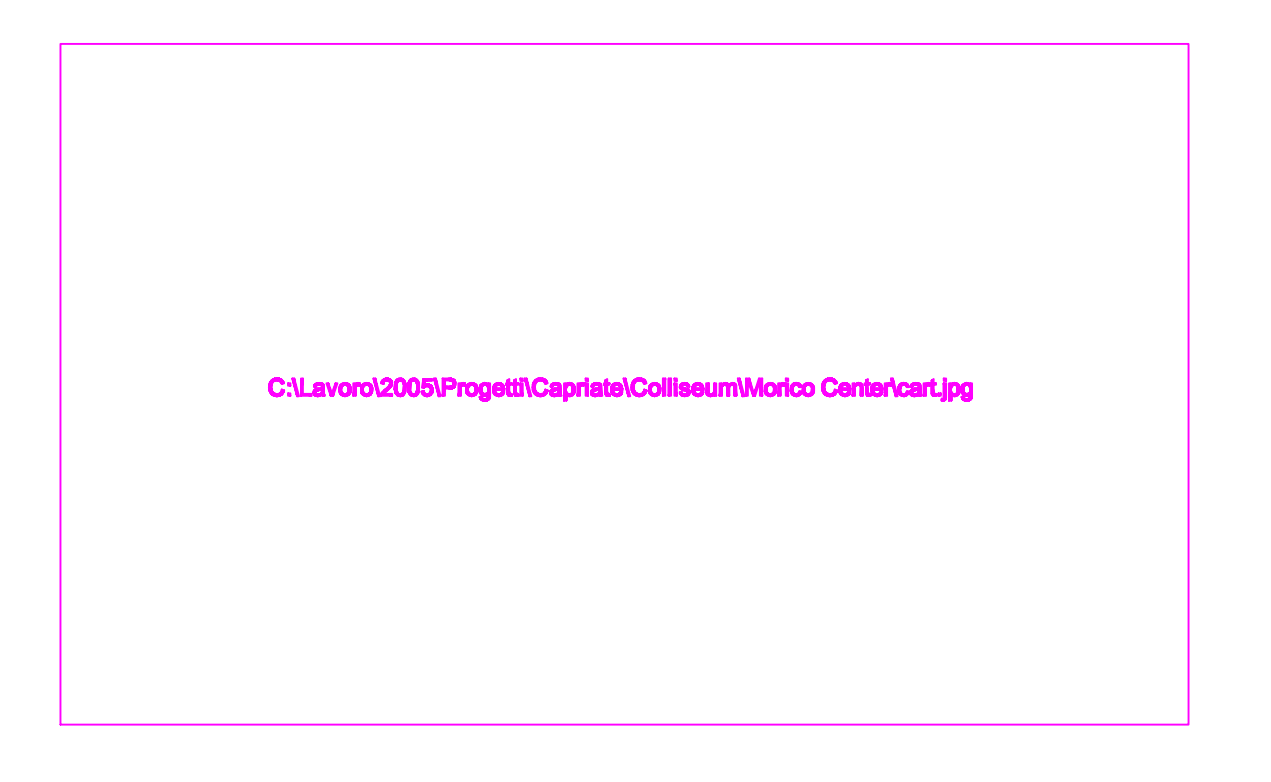

| | | |
|----------------|--|--|
| Timbro e Firma | (progetto e D.L.) Geom. Mariano Morico | Timbro e Firma |
| Timbro e Firma | (progetto impianti elettrici) M.I.S.P. P.I. Ivo Mandelli | (progetto impianti termici) Studio Emme P. I. Mapelli Enzo |

| | | | |
|----------|--|---------|------------|
| Progetto | PIANO DI LOTTIZZAZIONE N.5 NUOVO CENTRO PRODUTTIVO - DIREZIONALE | Data | 18/04/2009 |
| Comune | CAPRIATE SAN GERVASIO | Scala | 1:200 |
| Oggetto | VARIANTE IN CORSO D'OPERA OO.UU. PIANTA IMPIANTO DI DISPERSIONE PIANO TERRA | Tav. n. | 5/3 |